


说明:


- 1 本次施工范围为天泰铝业电解综合楼, 阴影部分不在本次施工范围。
- 2 本次施做墙板、吊顶及附属面层材料均由甲方指定范围、乙方购买, 吊顶高度详平面布置图。
- 3 旧灯具拆除后, 码放至甲方综合库房。除吊顶灯, 其他灯具规格型号同原已安装灯具。
- 4 旧灯开关插座拆除后, 码放至甲方综合库房。烟感器由施工单位拆除、换新(含加长接线)。
- 5 裸露电缆、光缆等三根以上并线原则上采用39*19PVC暗装线槽, 其余剔打线槽。对于数量过多电缆束, 施工单位现场踏勘后出具施工方案, 该施工方案列入投标技术方案, 单价按电(光)缆束沿墙体投影长度计入线槽中。
- 6 遇墙体预留孔、洞等, 保留原有功能及整体美观。消防报警装置拆除、安装、剔打线槽。
- 7 原立式空调插座位置设置HPK47-003D型配电箱并接线, 壁挂式空调采用空调专用插座, 并对缺失部件补充。施工单位负责对原空调内机拆除、安装。
- 8 在施工过程中, 电气工程与装饰工程密切配合施工, 施工单位配合各车间移动办公桌椅等影响施工的物件, 附墙物件由施工单位进行拆除、恢复, 电气等重要设施设备甲方配合。
- 9 原踢脚线保留, 踢脚线与墙板交界全部采用大美名立金属线条表中ML-S12金属线条扣接。
- 10 楼梯底面及侧面采用乳胶漆涂刷。

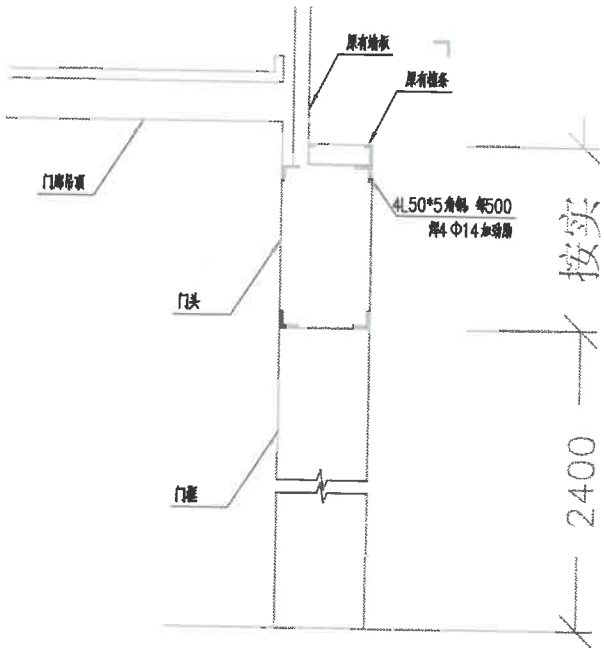


注: 立柱采用4L50*5角钢, 间距500mm, 附4 Φ14加强筋
门框与墙体二道梁之间缝隙采用砂浆填充, 高度同门框高度。

1-1

▽±0.000 平面图

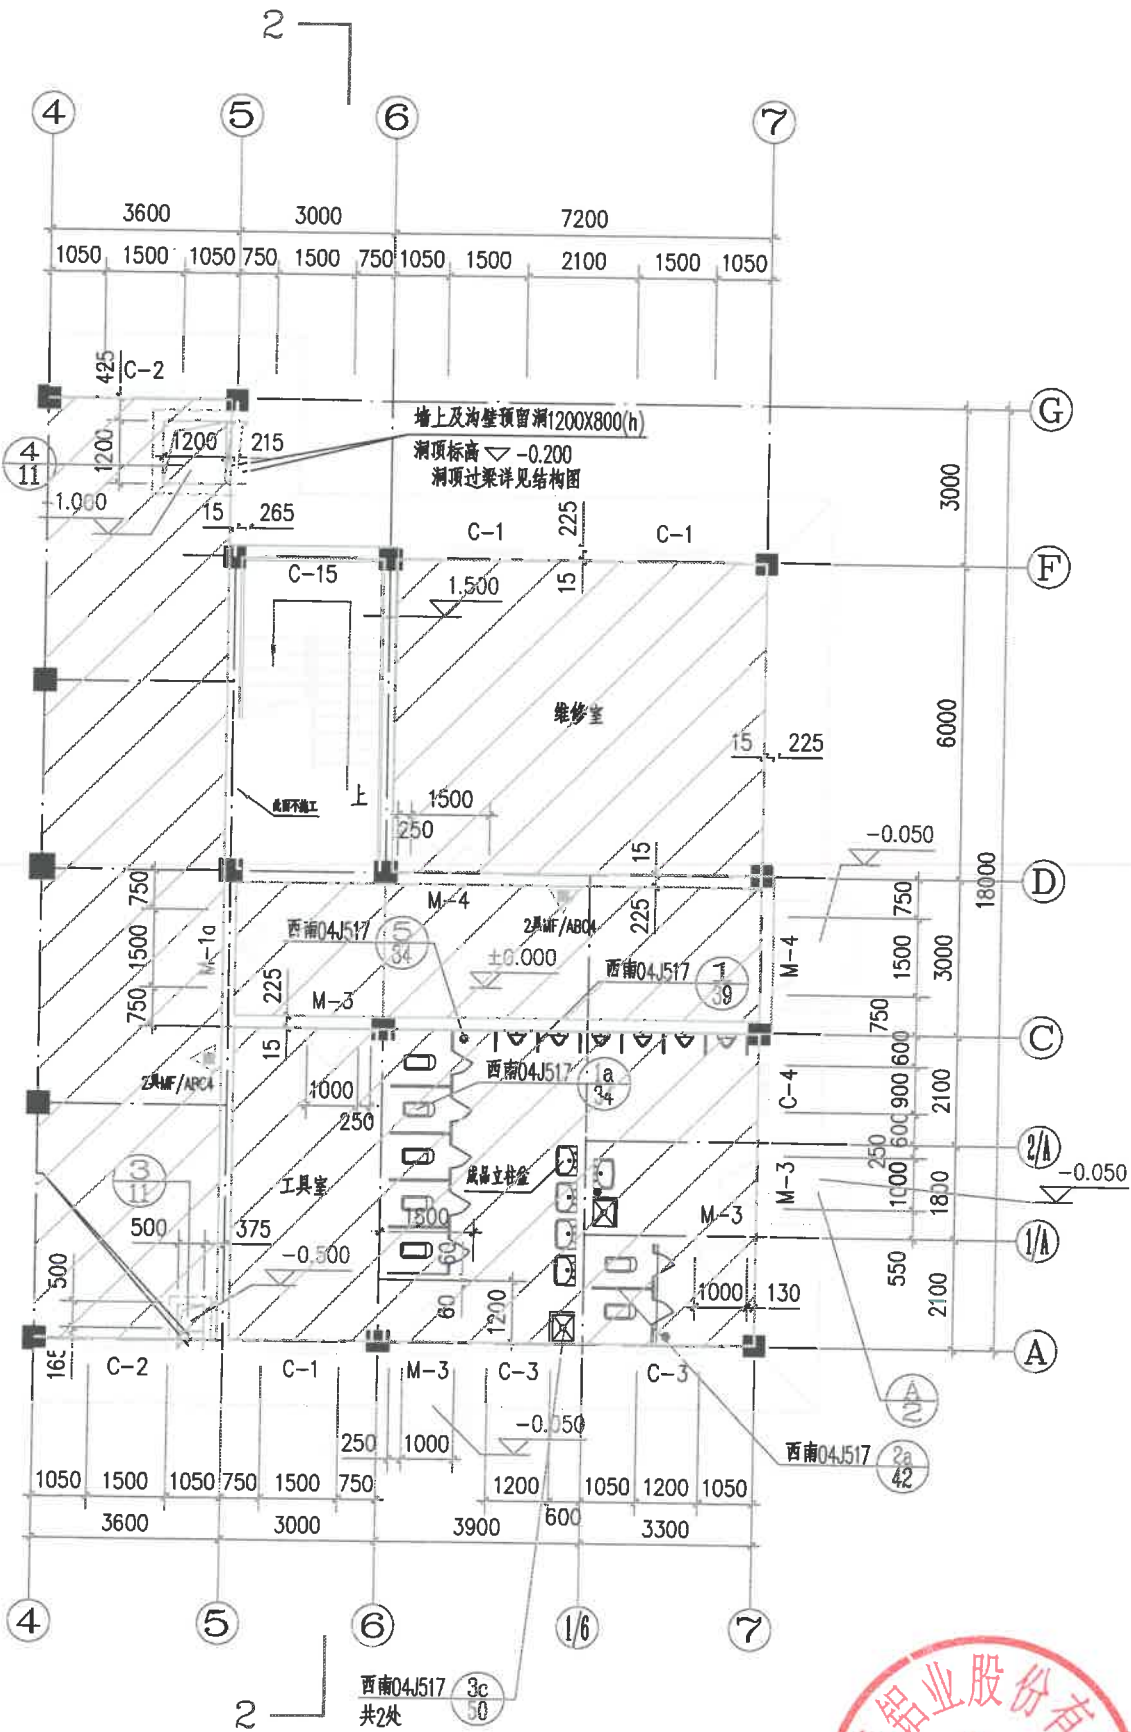


重庆天泰铝业股份有限公司		G5253 工程	建筑专业
电解综合楼室内装修工程		设计阶段	施工图
分院审		图纸规格	0.5
审 核		比 例	1:100
检 图		所属图号	
设 计			

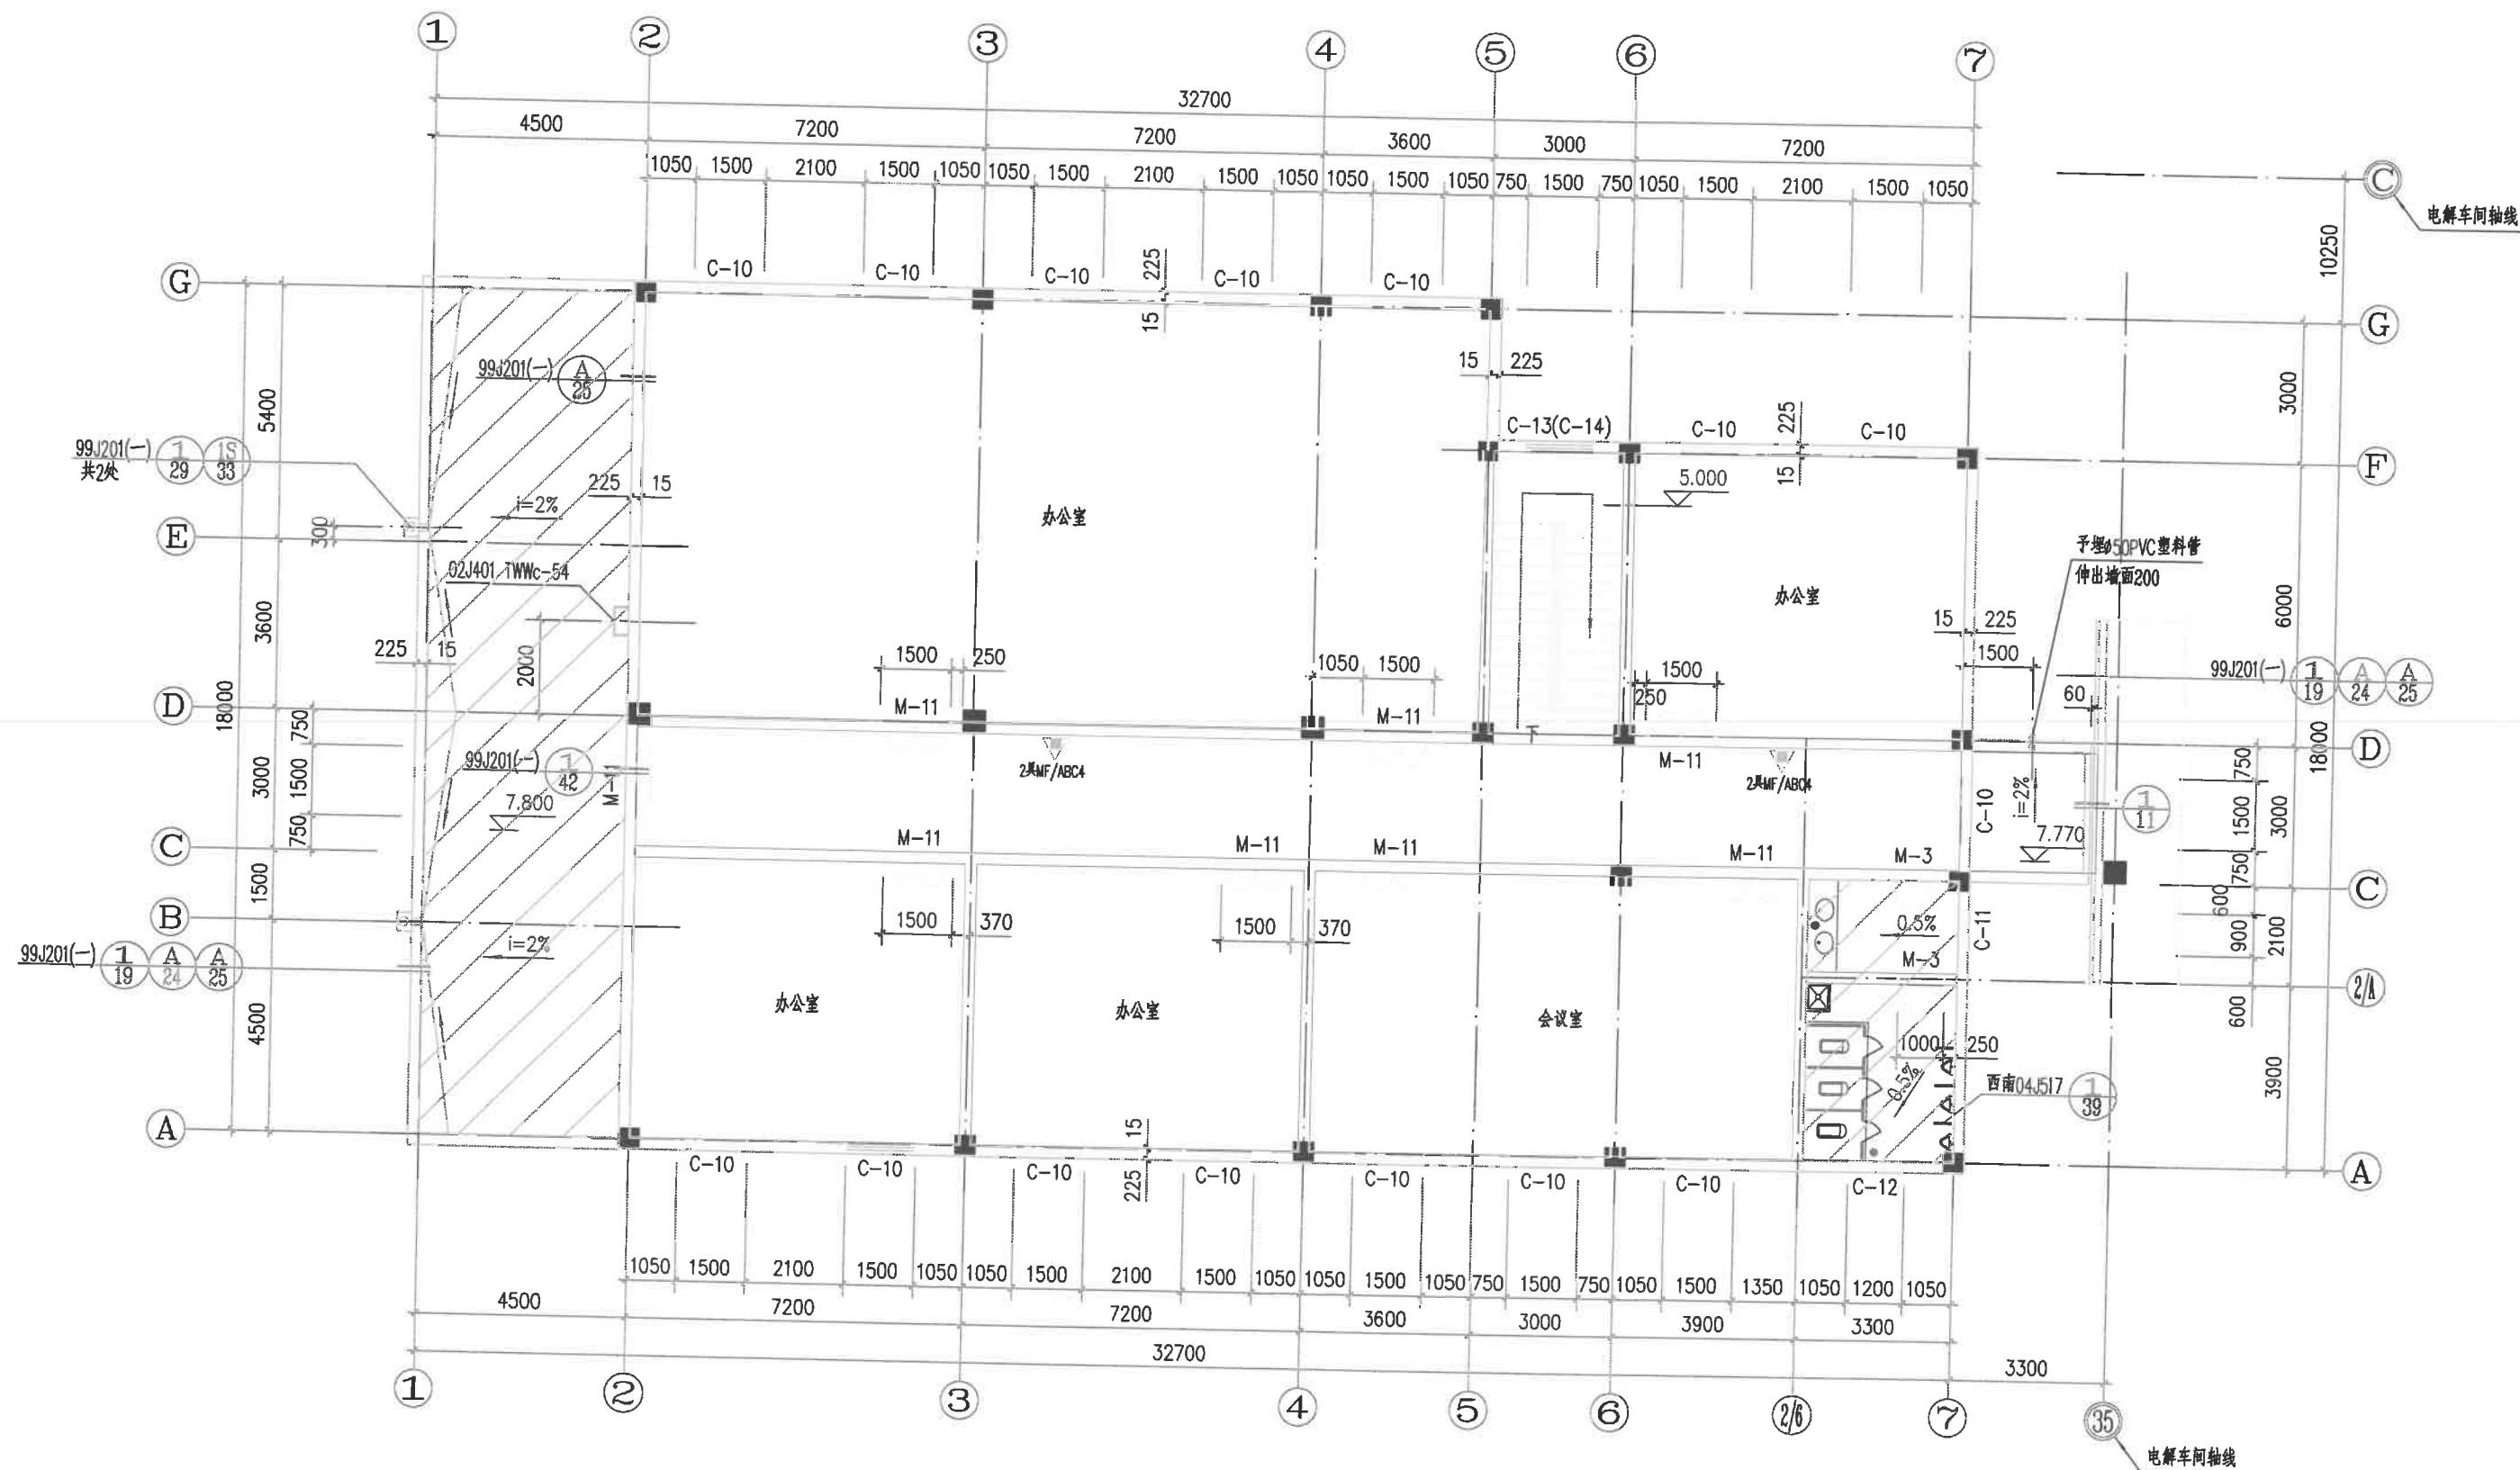

▽7.800 平面图


注：雨水管采用白色 $\phi 100$ U-PVC塑料管。
图中坡度未注明处，均为1%。

重庆天泰铝业股份有限公司		G5253 工程	建筑专业
电解综合楼室内装修工程		设计阶段	施工图
分院审		图纸规格	0.5
审核		比例尺	1:100
设计		所属图号	
设计		▽7.800 平面图	

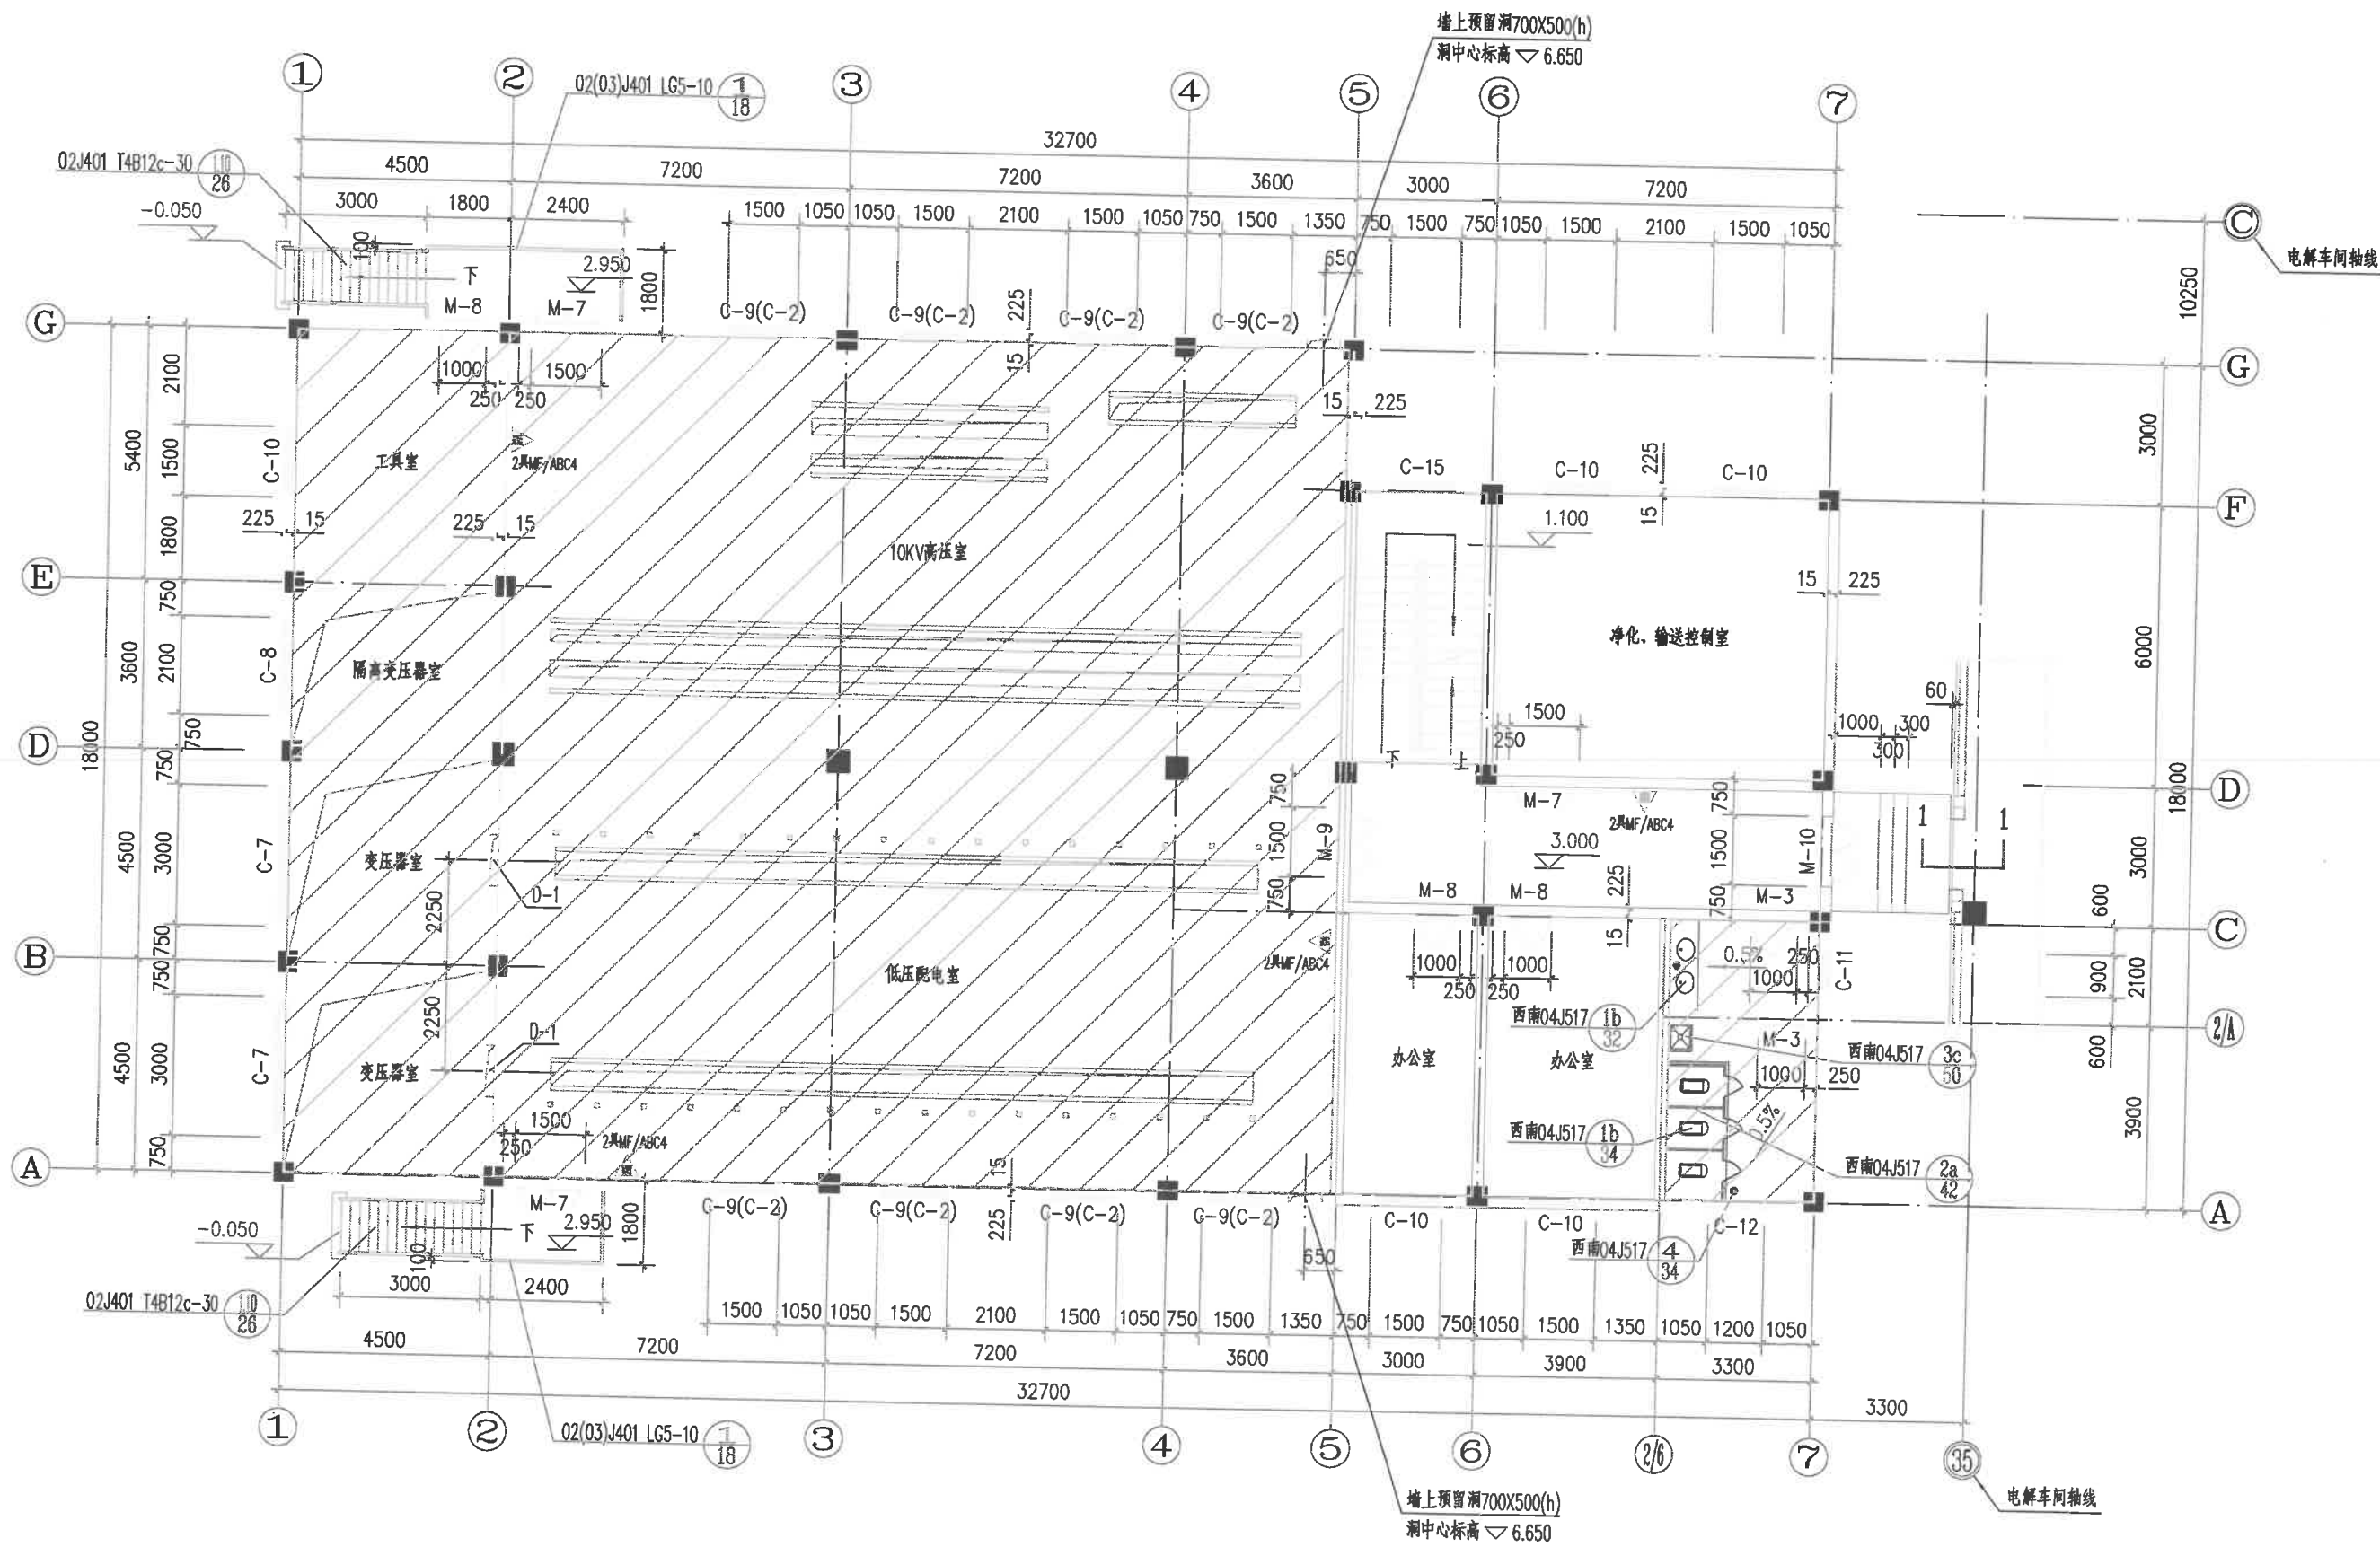

▽3.000 平面图

重庆天泰铝业股份有限公司		G5253 工程	建筑专业
电解综合楼室内装修工程		设计阶段	施工图
分院审		图纸规格	0.5
审核		比例	1:100
设计		所属图号	
▽3.000 平面图			

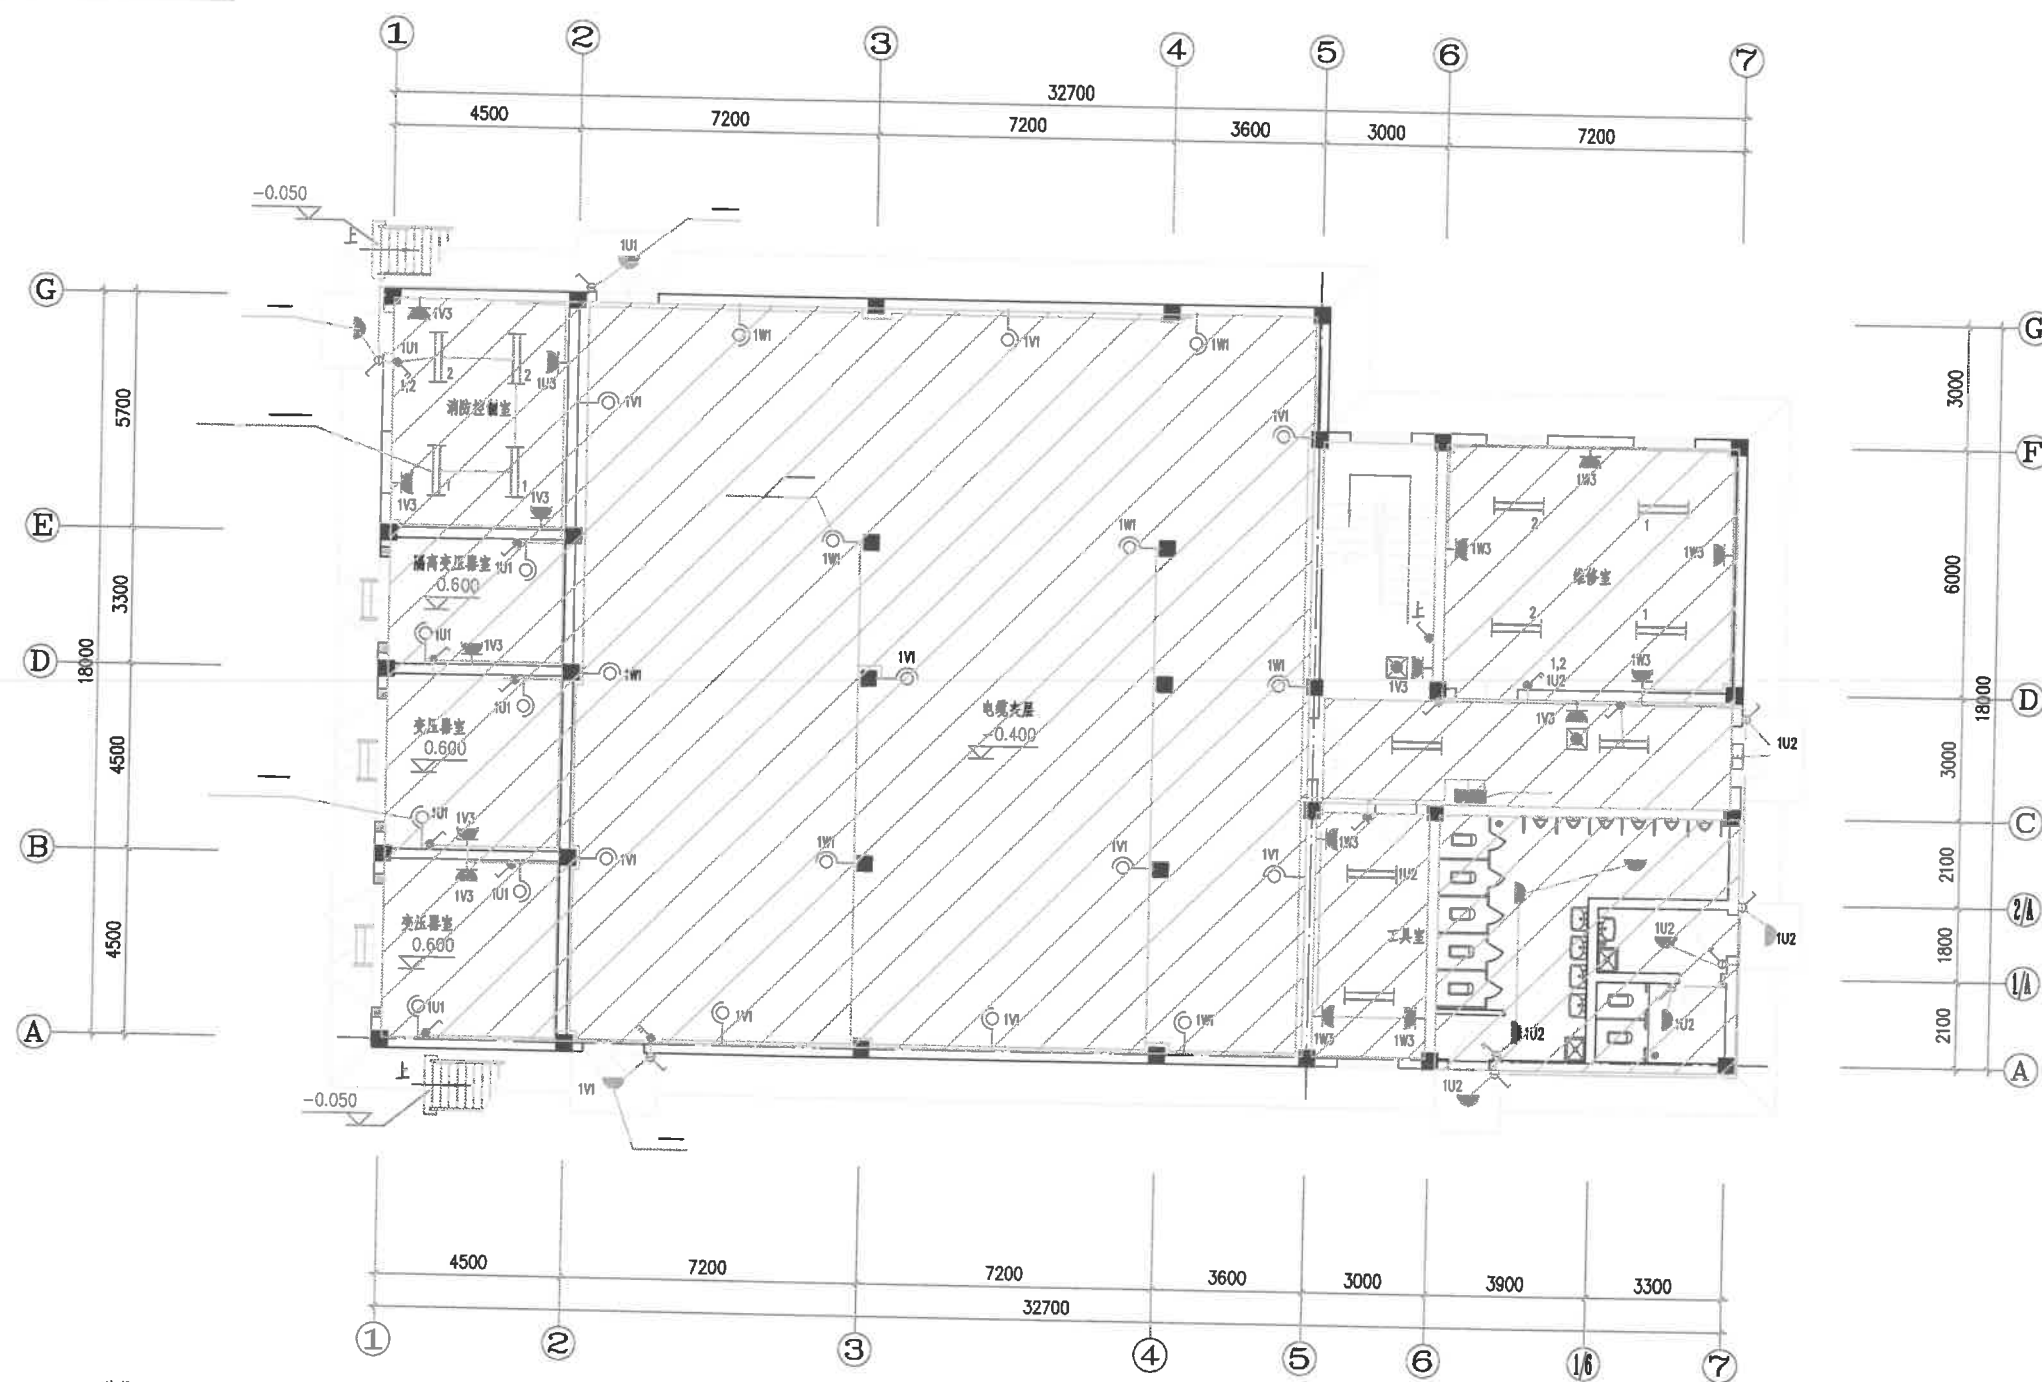

说明:


- 1 所有开关安装高度均距地1.3米,插座安装高度距地0.3m, 应急灯插座安装高度距地2.0m。
- 2 照明配线采用导线穿PVC 沿墙、沿顶棚等暗配埋地敷设。
- 3 在施工过程中,请电气与土建密切配合施工。

▽-0.400 平面图

照明配电规格型号表

序号	图例	名 称	规 格	单位	数量	备 注
11		暗装单相五孔插座	~250V 15A	个	48	
10		暗装三联断路器开关	~250V 10A	个	6	
9		暗装双联断路器开关	~250V 10A	个	5	
8		暗装单联断路器开关	~250V 10A	个	17	
7		安全出口标志灯	SMJ2010 2X3W	个	1	
6		应急灯	SMJ2012 15W	个	5	
5		应急事故照明灯	SMJ2016 2X8W	个	8	
4		专用事故照明灯	~220V 60W	盏	2	
3		600*600LED灯盘	4000K 120* 3100lm 35W	盏	71	载入安装
2		事故照明配电箱		套	1	
1		照明配电箱		套	3	

重庆天泰铝业股份有限公司				G5253 工程	建筑专业 2022 年 06
			电解综合楼室内装修工程	设计阶段	施工图
分院审			照明配线及吊顶分布平面图	图纸规格	0.5
审核				比例	1:1
校核				所属图号	
设计					

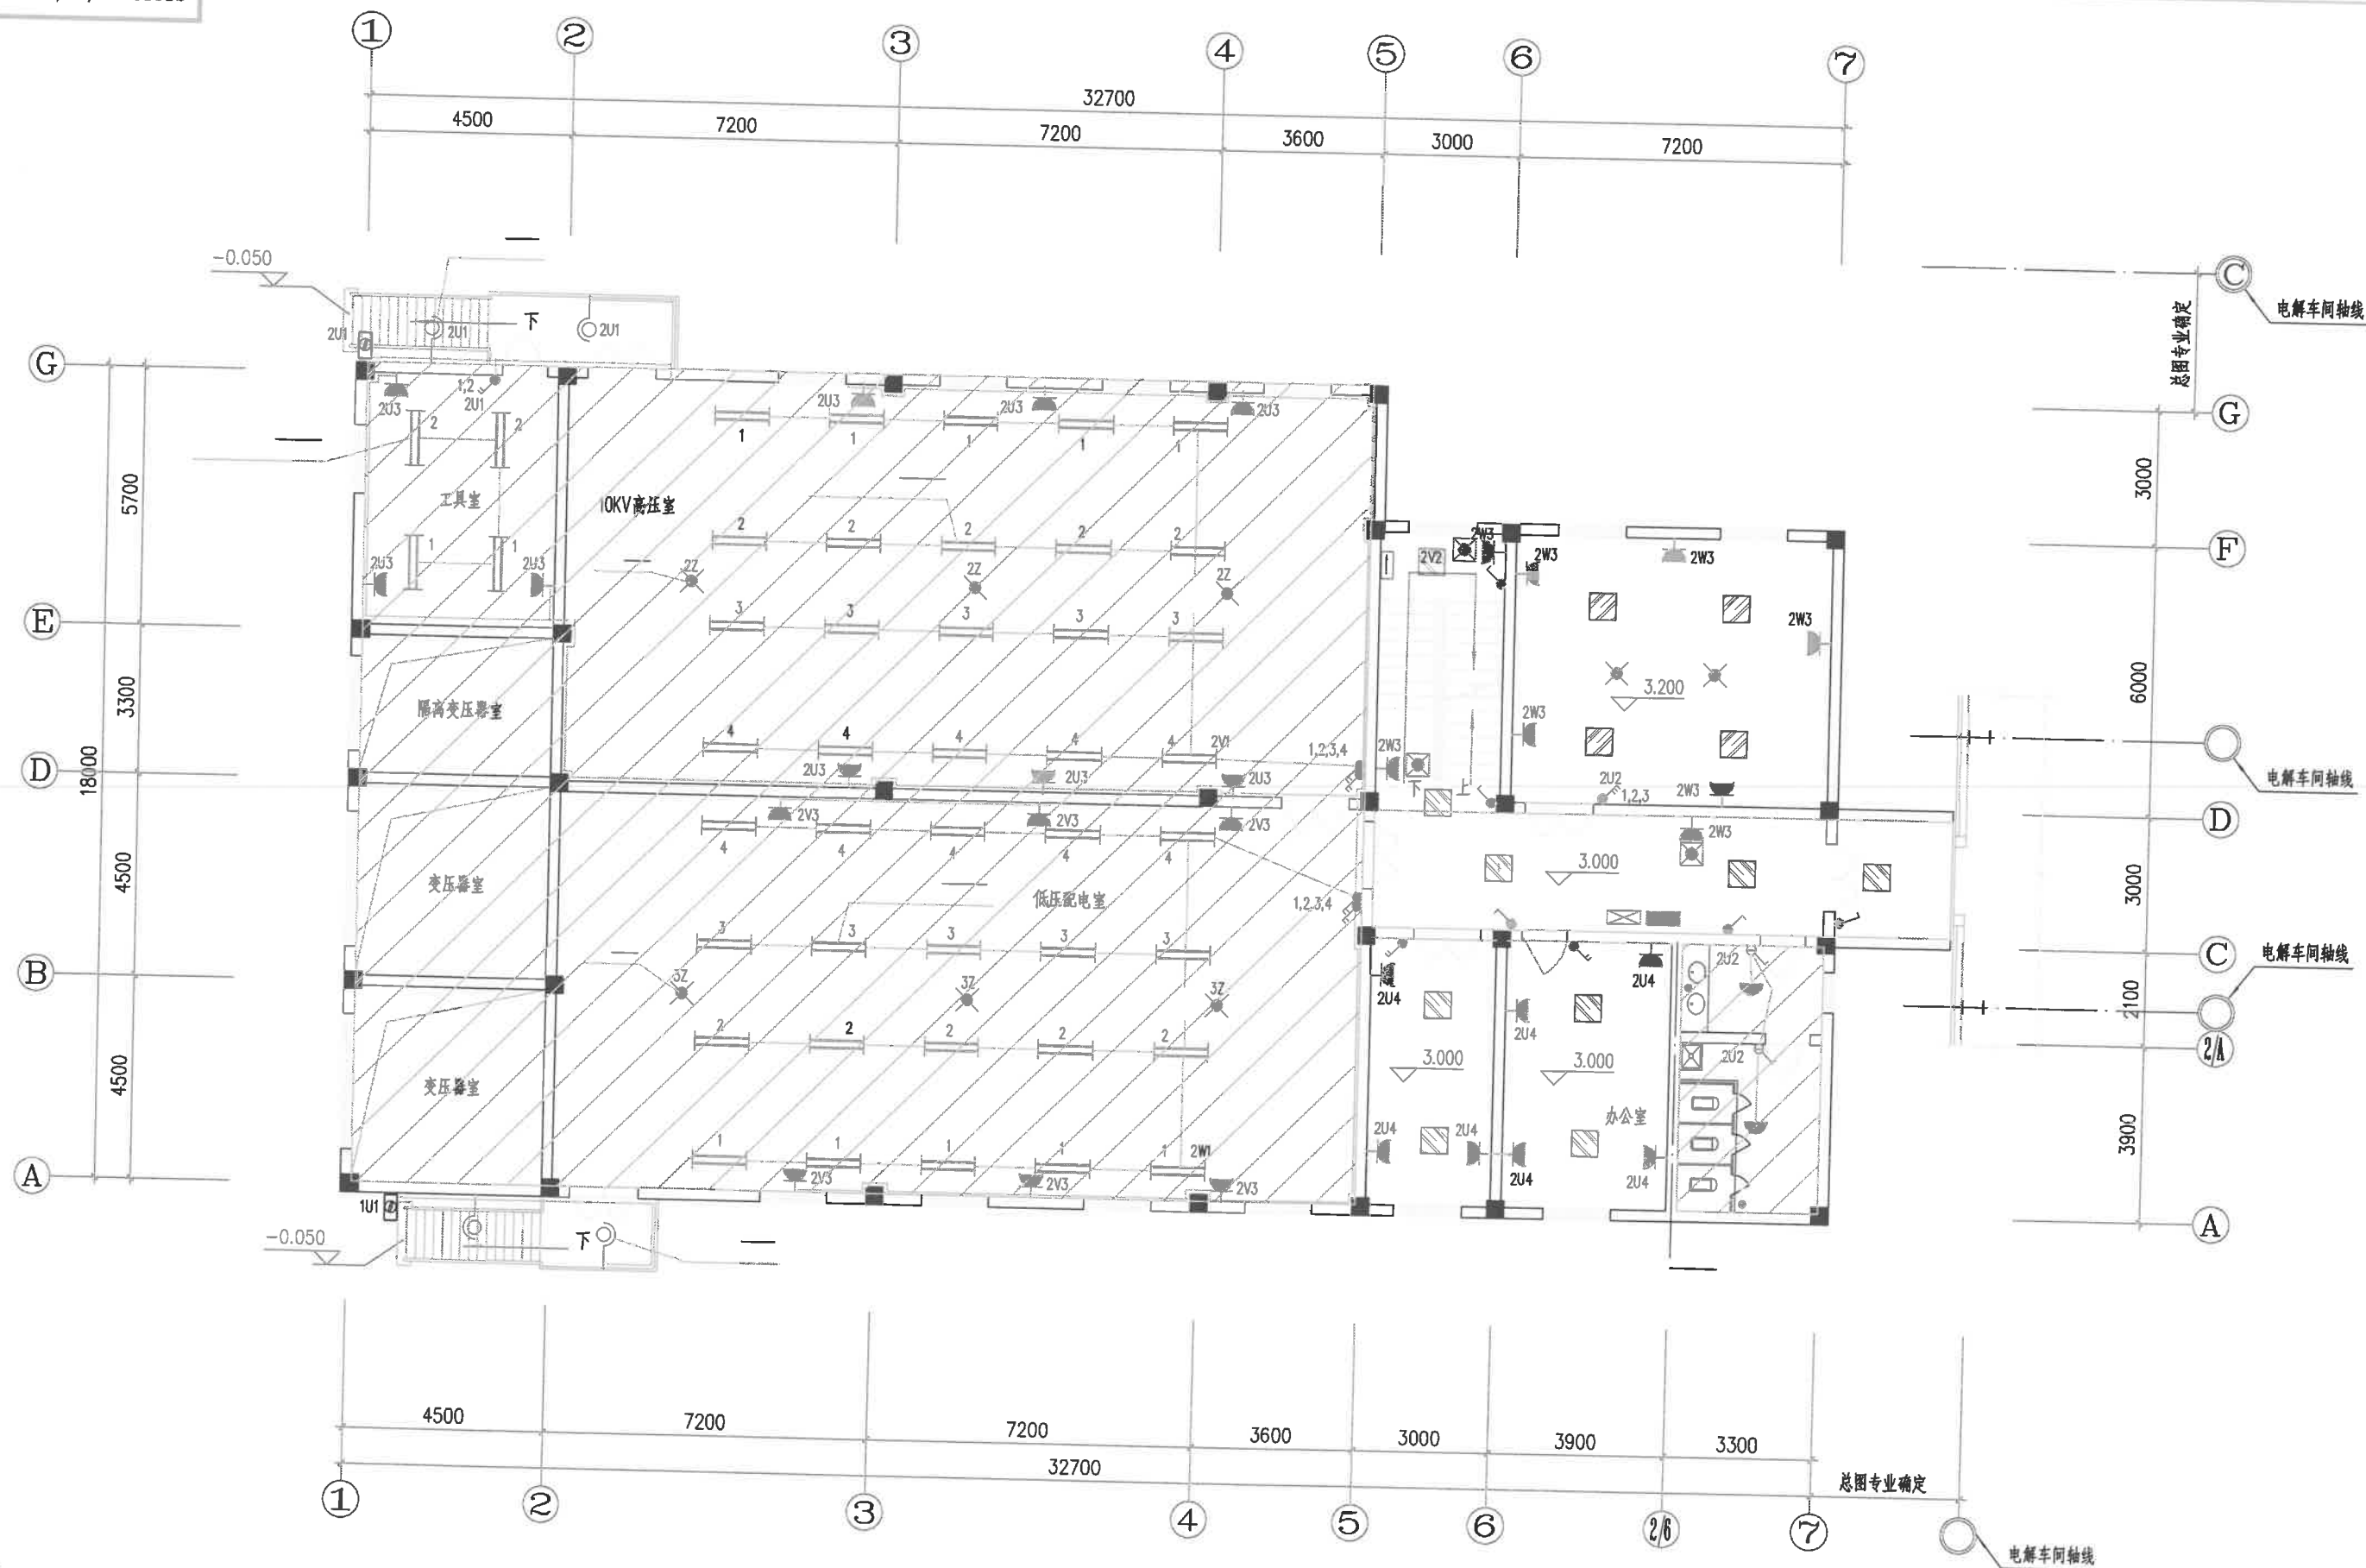


说明:

- 1 所有开关安装高度距地1.3米,插座安装高度距地0.3m,应急灯插座安装高度距地2.0m。
- 2 照明配线采用导线穿PVC沿墙、沿顶棚等暗配或埋地敷设。
- 3 在施工过程中,请电气与土建密切配合施工。

▽2.600 平面图

重庆天泰铝业股份有限公司				G5253工程		建筑专业
分院审 审 检 设				电解综合楼室内装修工程		2022年08月
				设计阶段	施工图	
				图纸规格	0.5	
照明配线及吊顶分布平面图				比例尺		
				所属图号		

有限公司

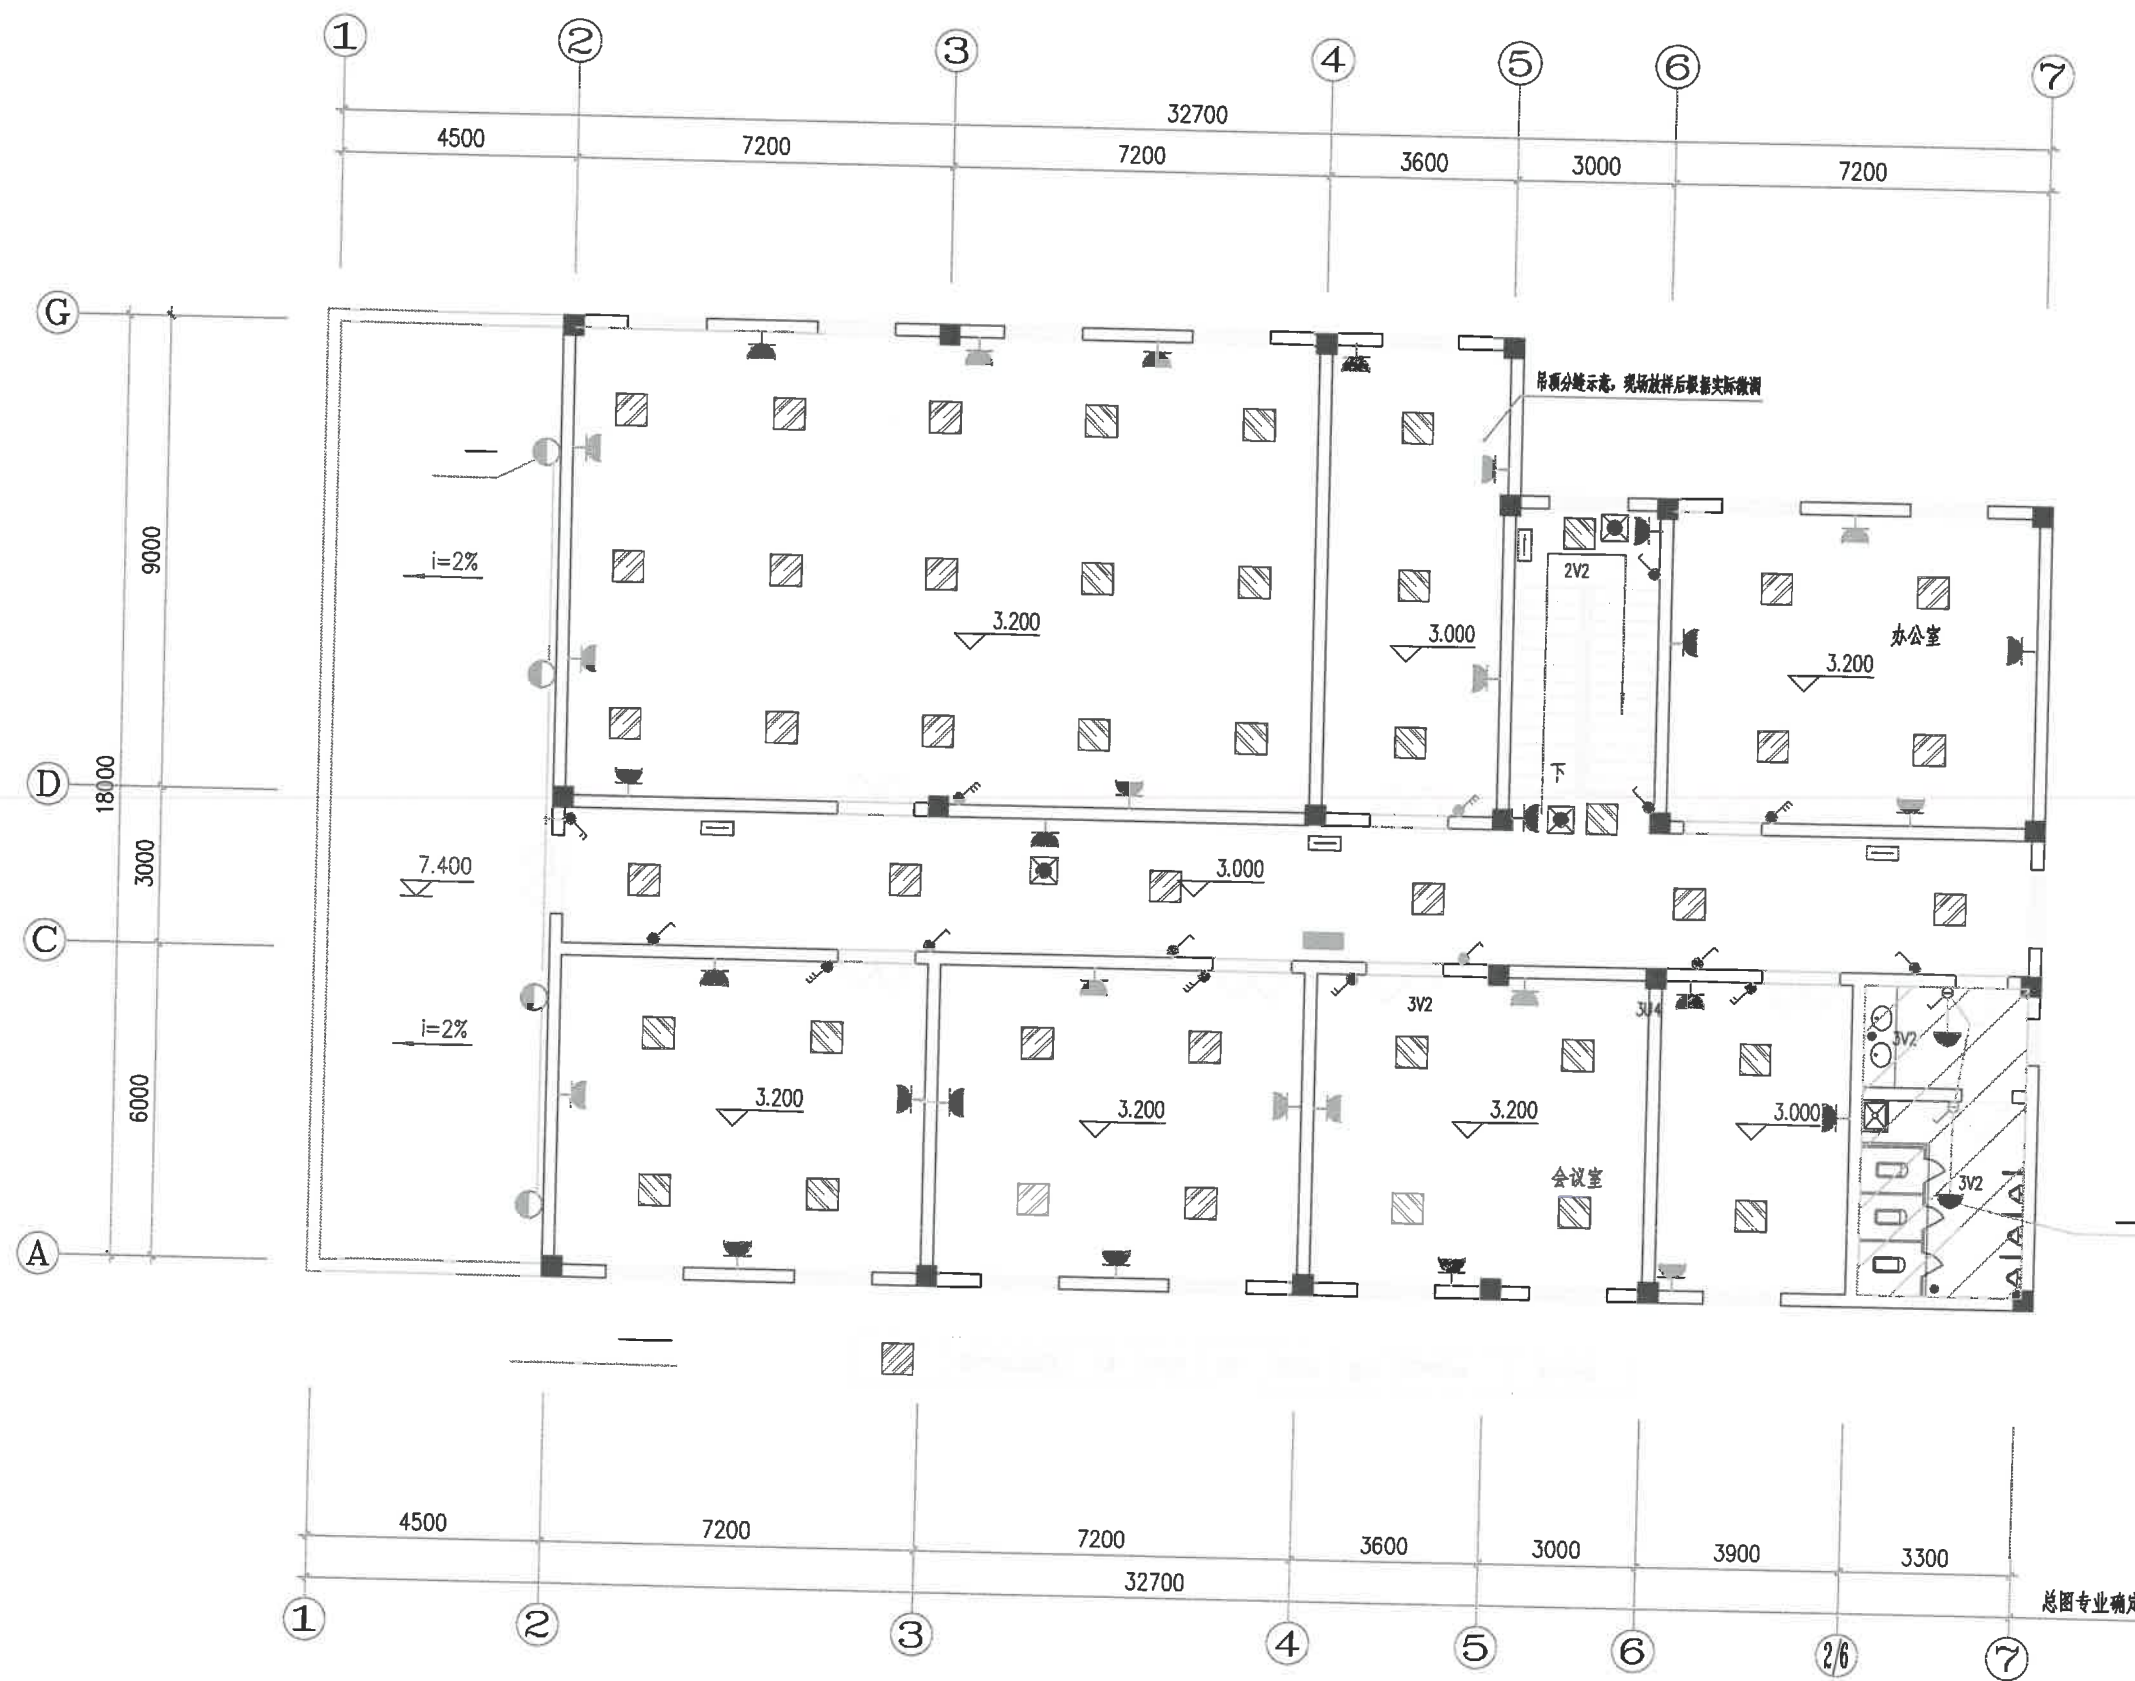

说明:

- 1 所有开关安装高度距地1.3米,插座安装高度距地0.3m,应急灯插座安装高度距地2.0m。
- 2 照明配线采用导线穿PVC沿墙、沿顶棚等暗配或埋地敷设。
- 3 在施工过程中,请电气与土建密切配合施工。

▽7.400 平面图

重庆天泰铝业股份有限公司				G5253 工程		建筑专业
电解综合楼室内装修工程				设计阶段	施工图	
照明配线及吊顶分布平面图				图纸规格	0.5	
				比例	1:1	
				所属图号		
分院审						
字						
检						
设						